


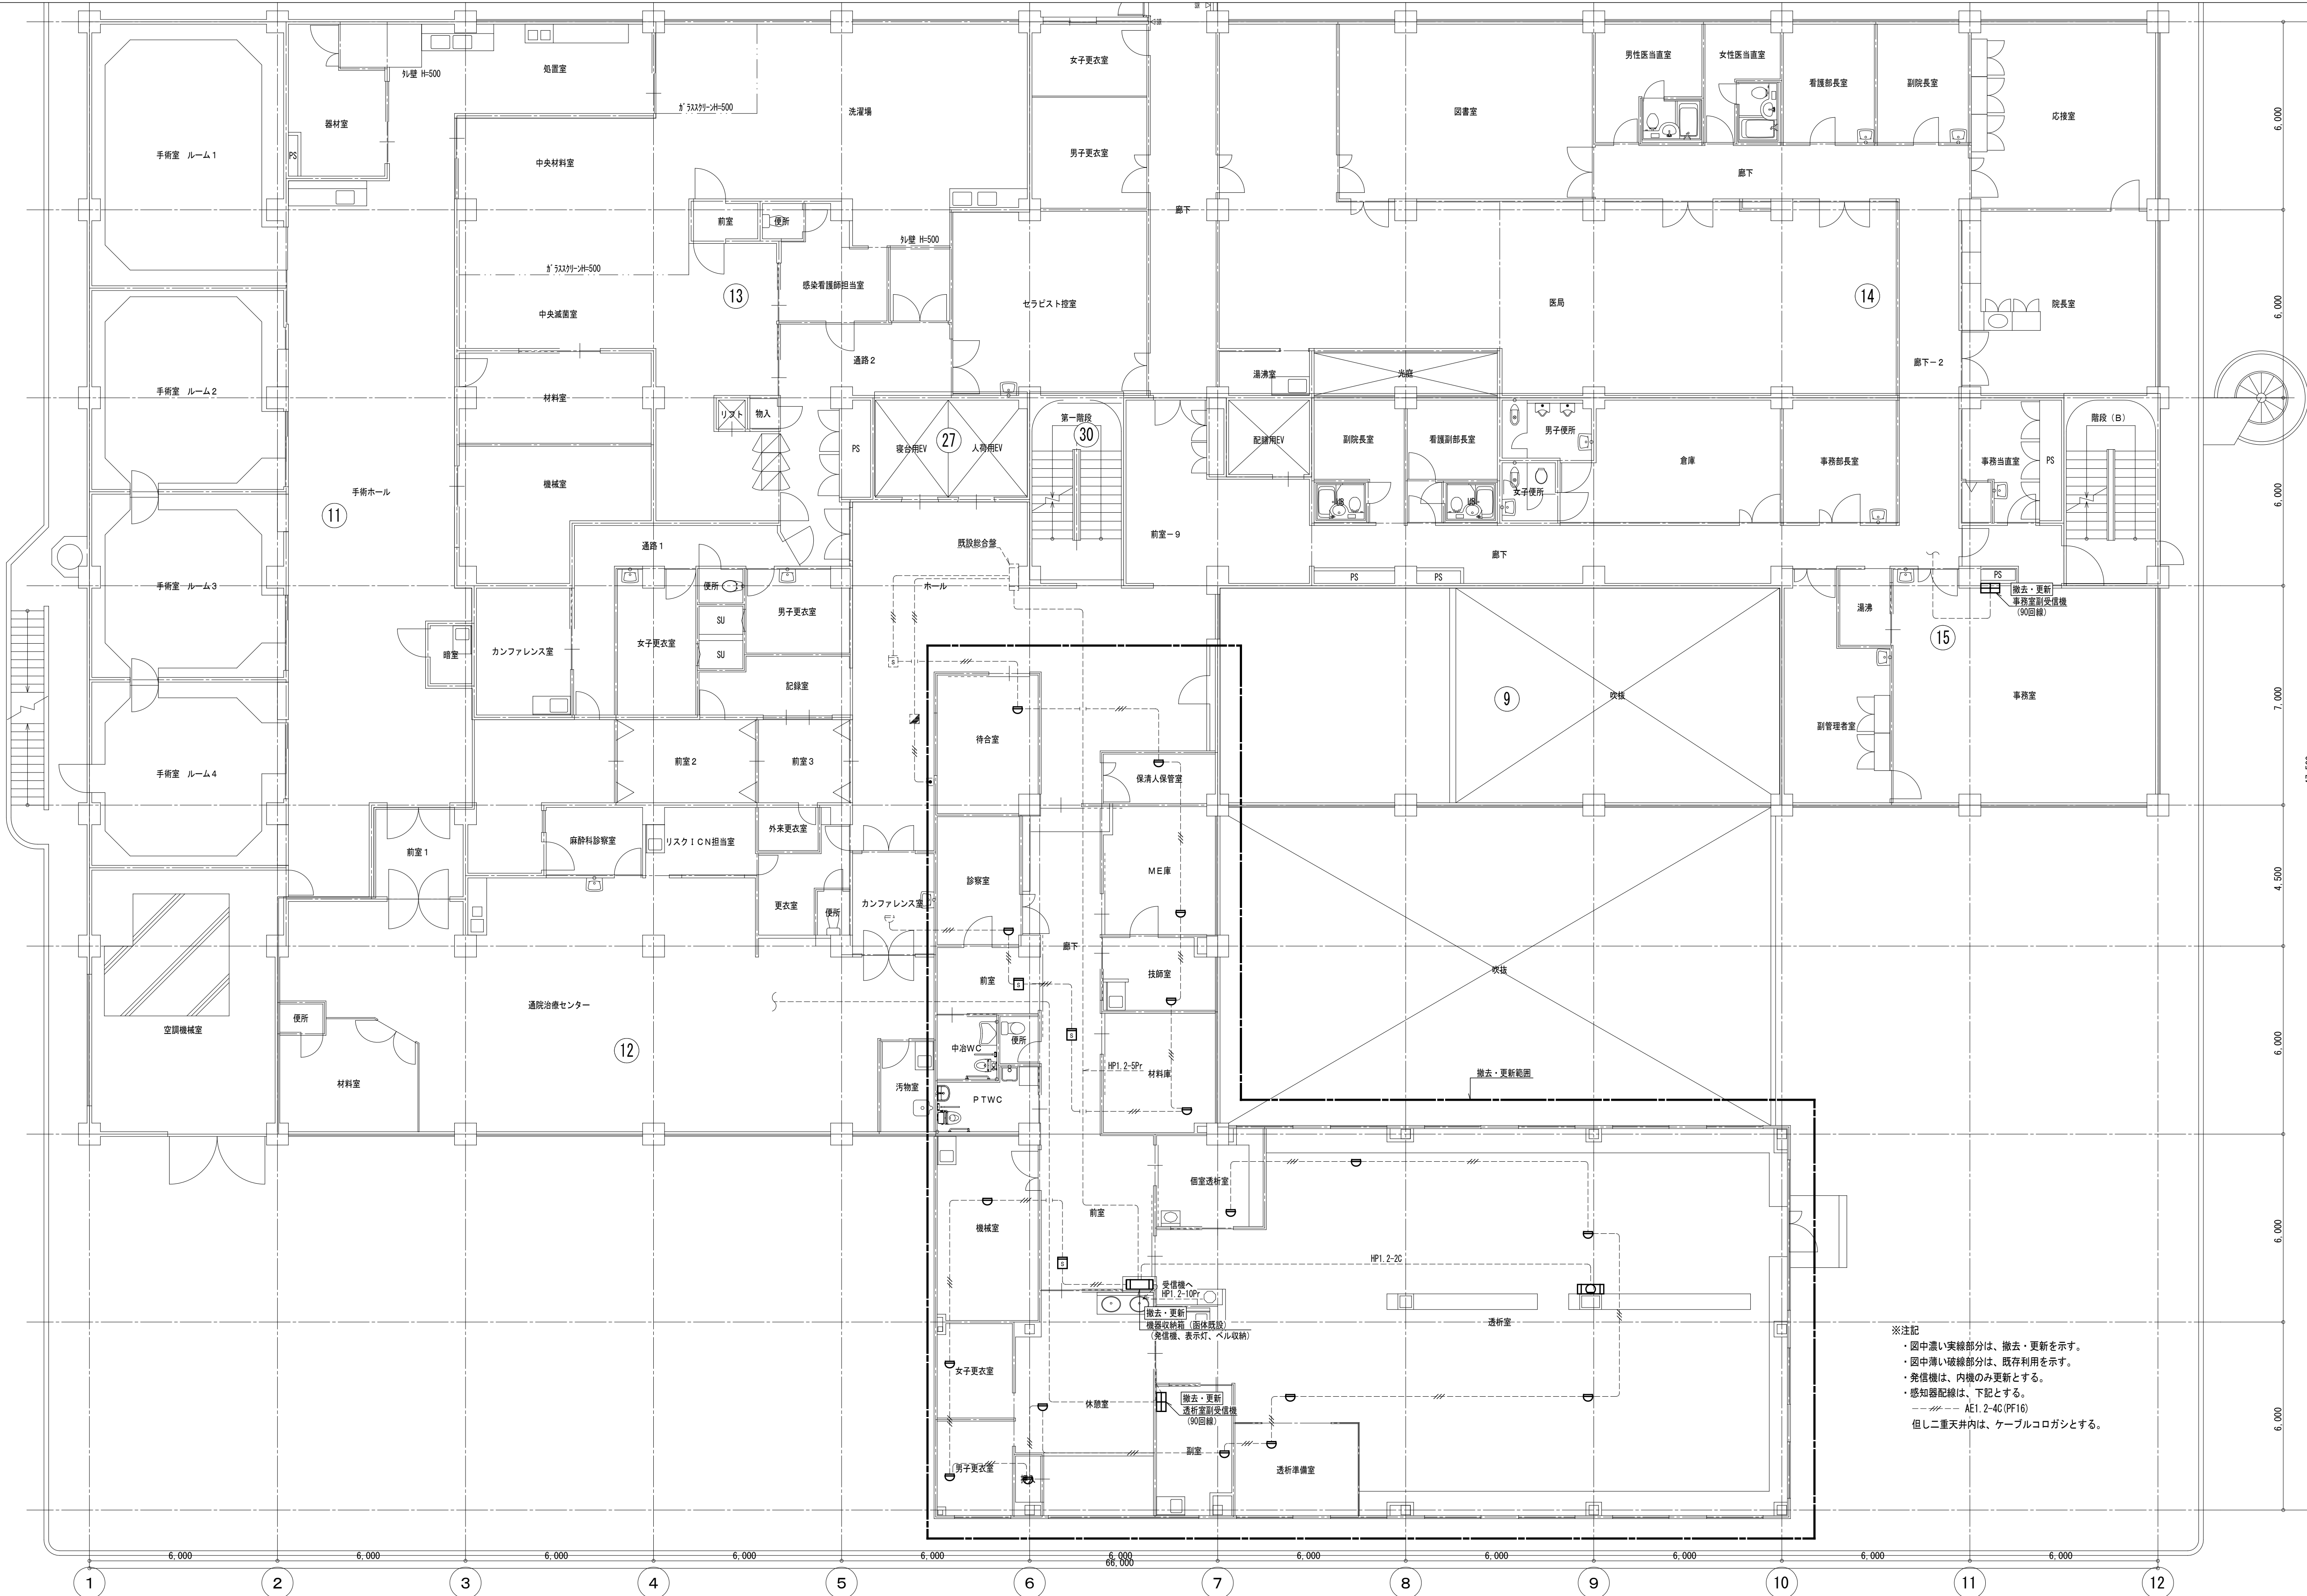

※注記
・図中濃い実線部分は、撤去・更新を示す。
・図中薄い破線部分は、既存利用を示す。
・発信機は、内機のみ更新とする。
・感知器配線は、下記とする。
----- AE1.2-4C (PF16)
但し二重天井内は、ケーブルコロガシとする。

株式会社 内藤建築事務所

京都市左京区田中大塚町182
一般建築士 神先 誠司 (建築士登録第131239号)
一般建築士事務所 京都府知事登録(第4号)第02231号

一般建築士 登録第244143号
【構造設計一般建築士 第7059号】
矢口 正宏
【構造関係規定に於ける部分が含まれる】
一般建築士 登録第361974号
【設備設計一般建築士 第5999号】
山本 篤史
【設備関係規定に於ける部分が含まれる】

工事名 国保中央病院棟改修工事
図名 自動火災報知設備
2階平面図 (撤去・更新)

縮尺 A1:1/100
A3:1/200

設計日

図番

E-07